


中央監視設備 システム構成図

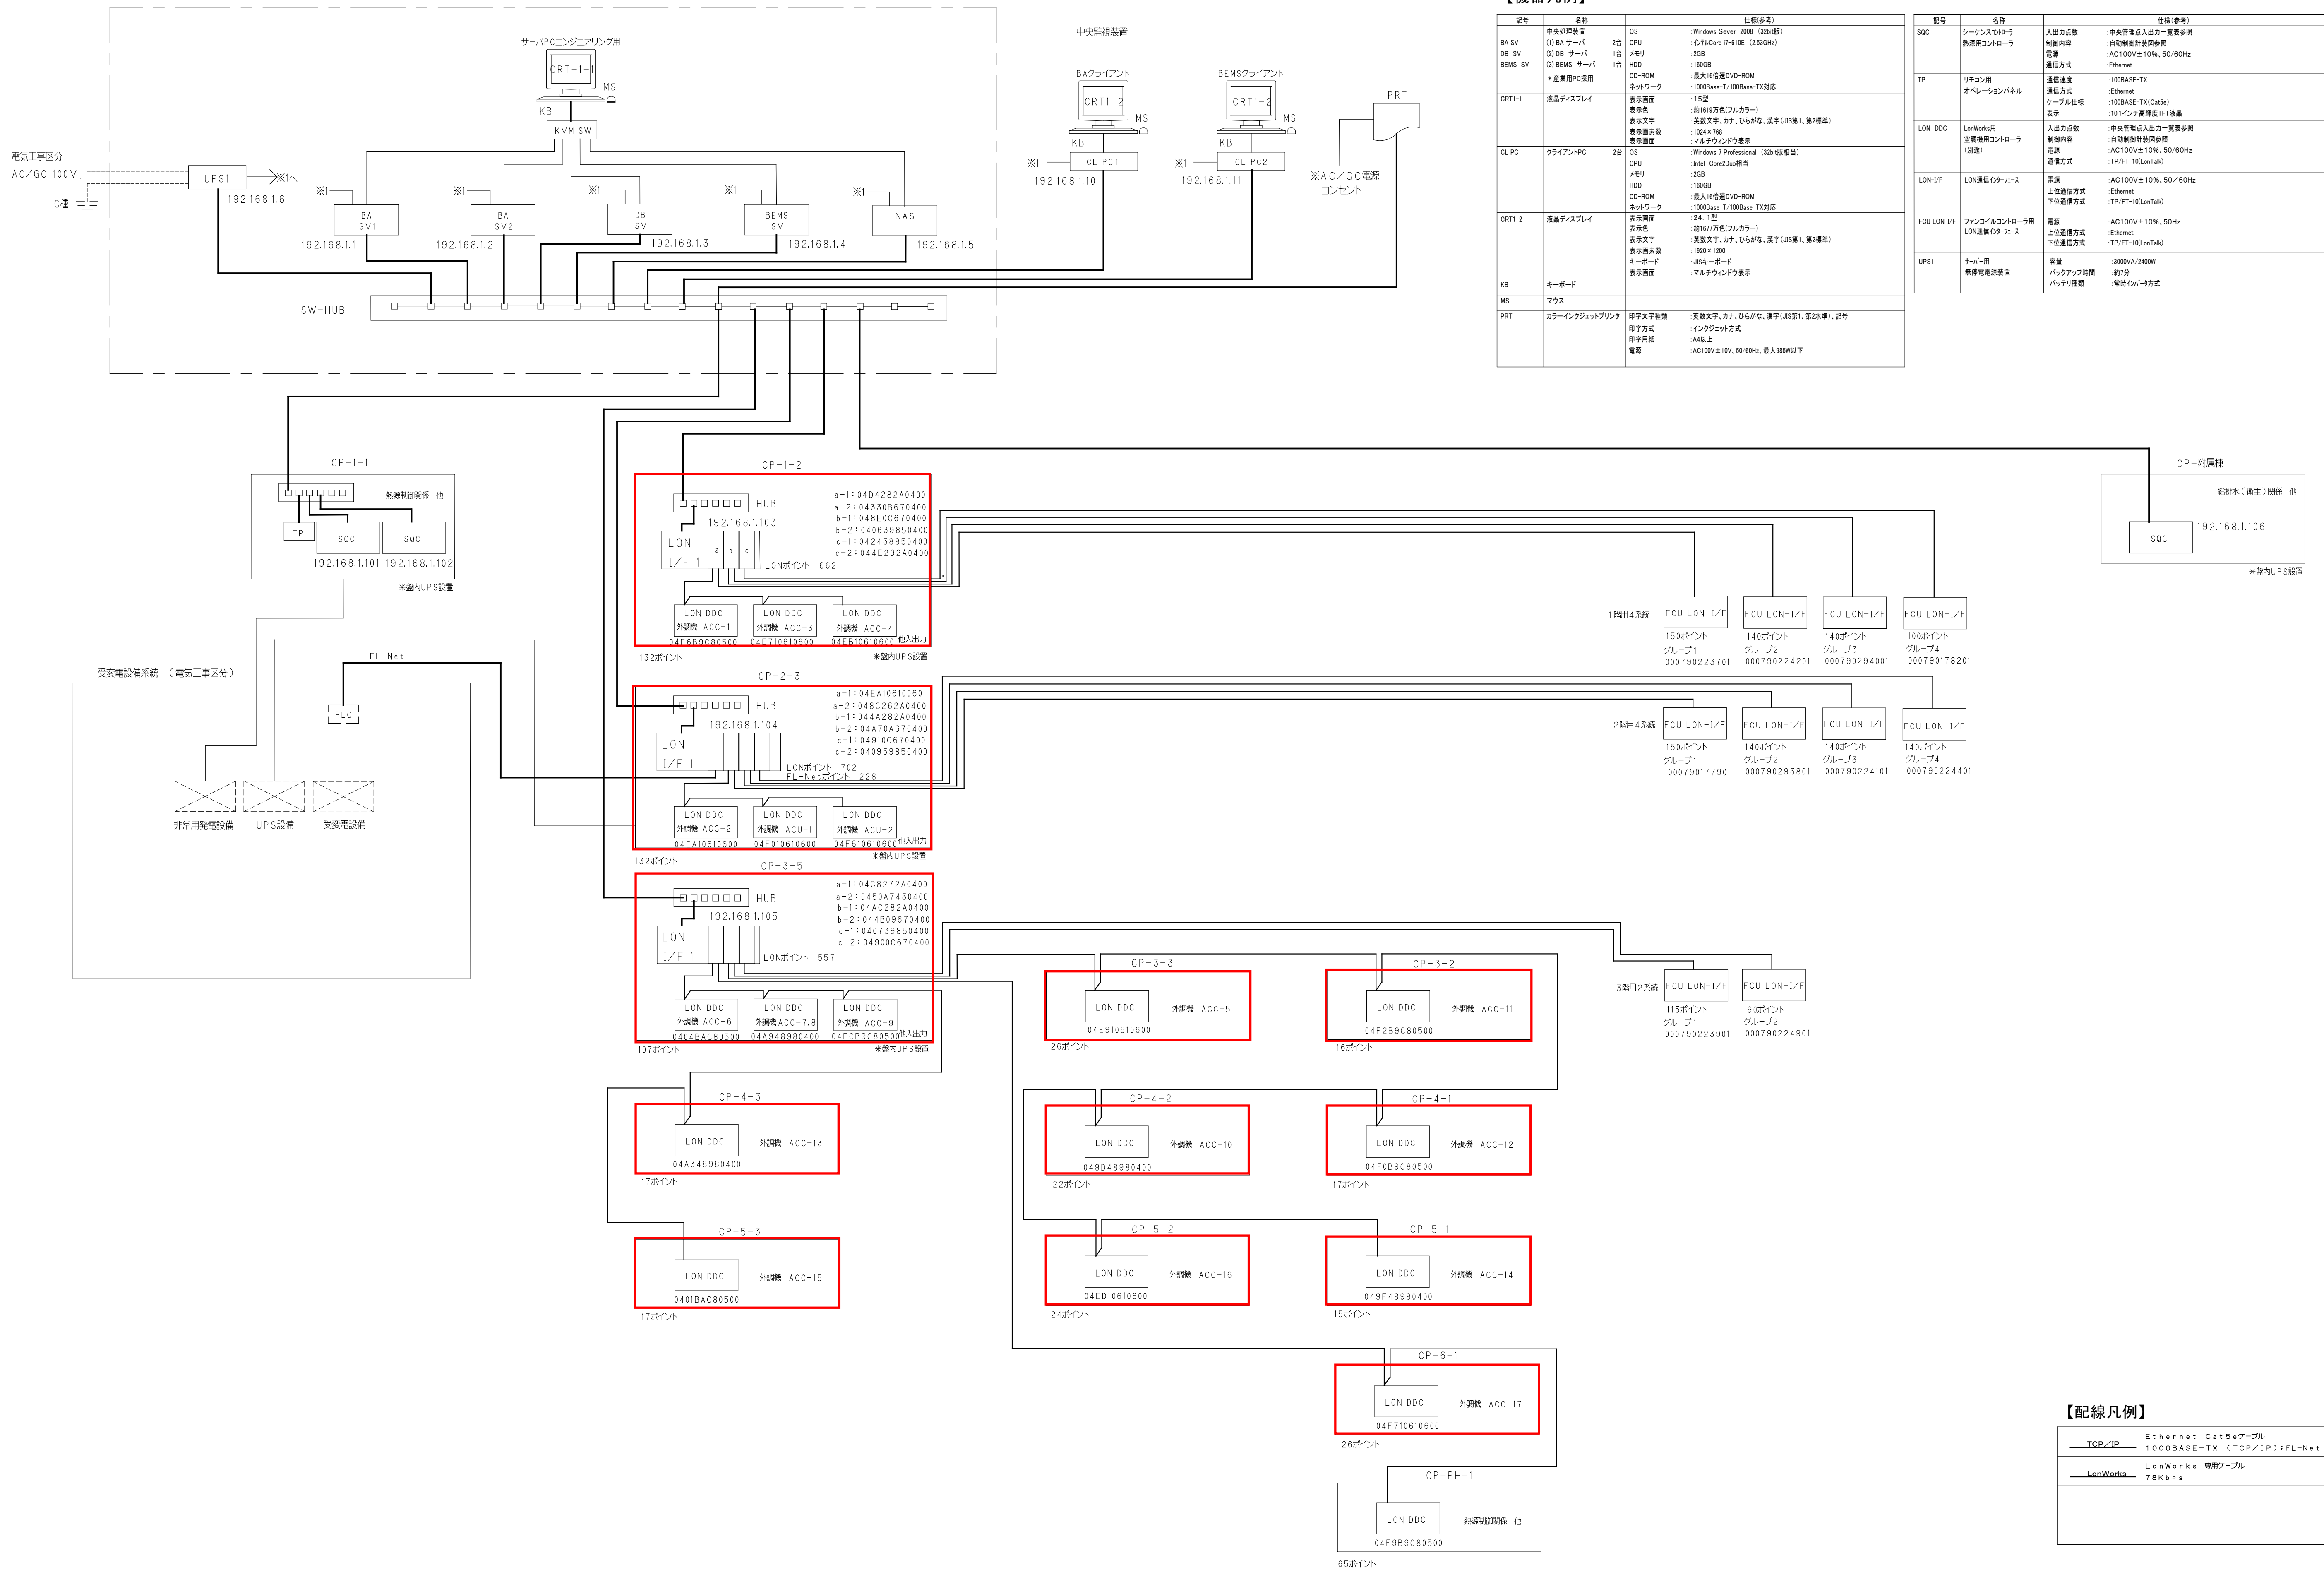

着工	平成23年3月31日	完成図 空調	施工者 国和設備工業(株) 有日工業 特定建設工事共同企業体 有新興開発	施工者 沖縄水質改良(株) 三建設 特定建設工事共同企業体 ヤンマー沖縄(株)	設計者 山下・総合計画 設計共同企業体	代表設計者 藤田 衛	工事名称 沖縄県立新宮古病院施設整備工事(空調)	図面名称 自動制御設備 システム構成表 [2工区]	縮尺 N.S	完成年度 平成24年度	図面番号 (通し番号) M-106 (種類番号) 15-02
竣工	平成25年2月28日										
監理	山下・総合計画 設計共同企業体										
施工区	1工区	2工区	3工区	4工区	5工区	6工区	7工区	8工区	9工区	10工区	11工区