


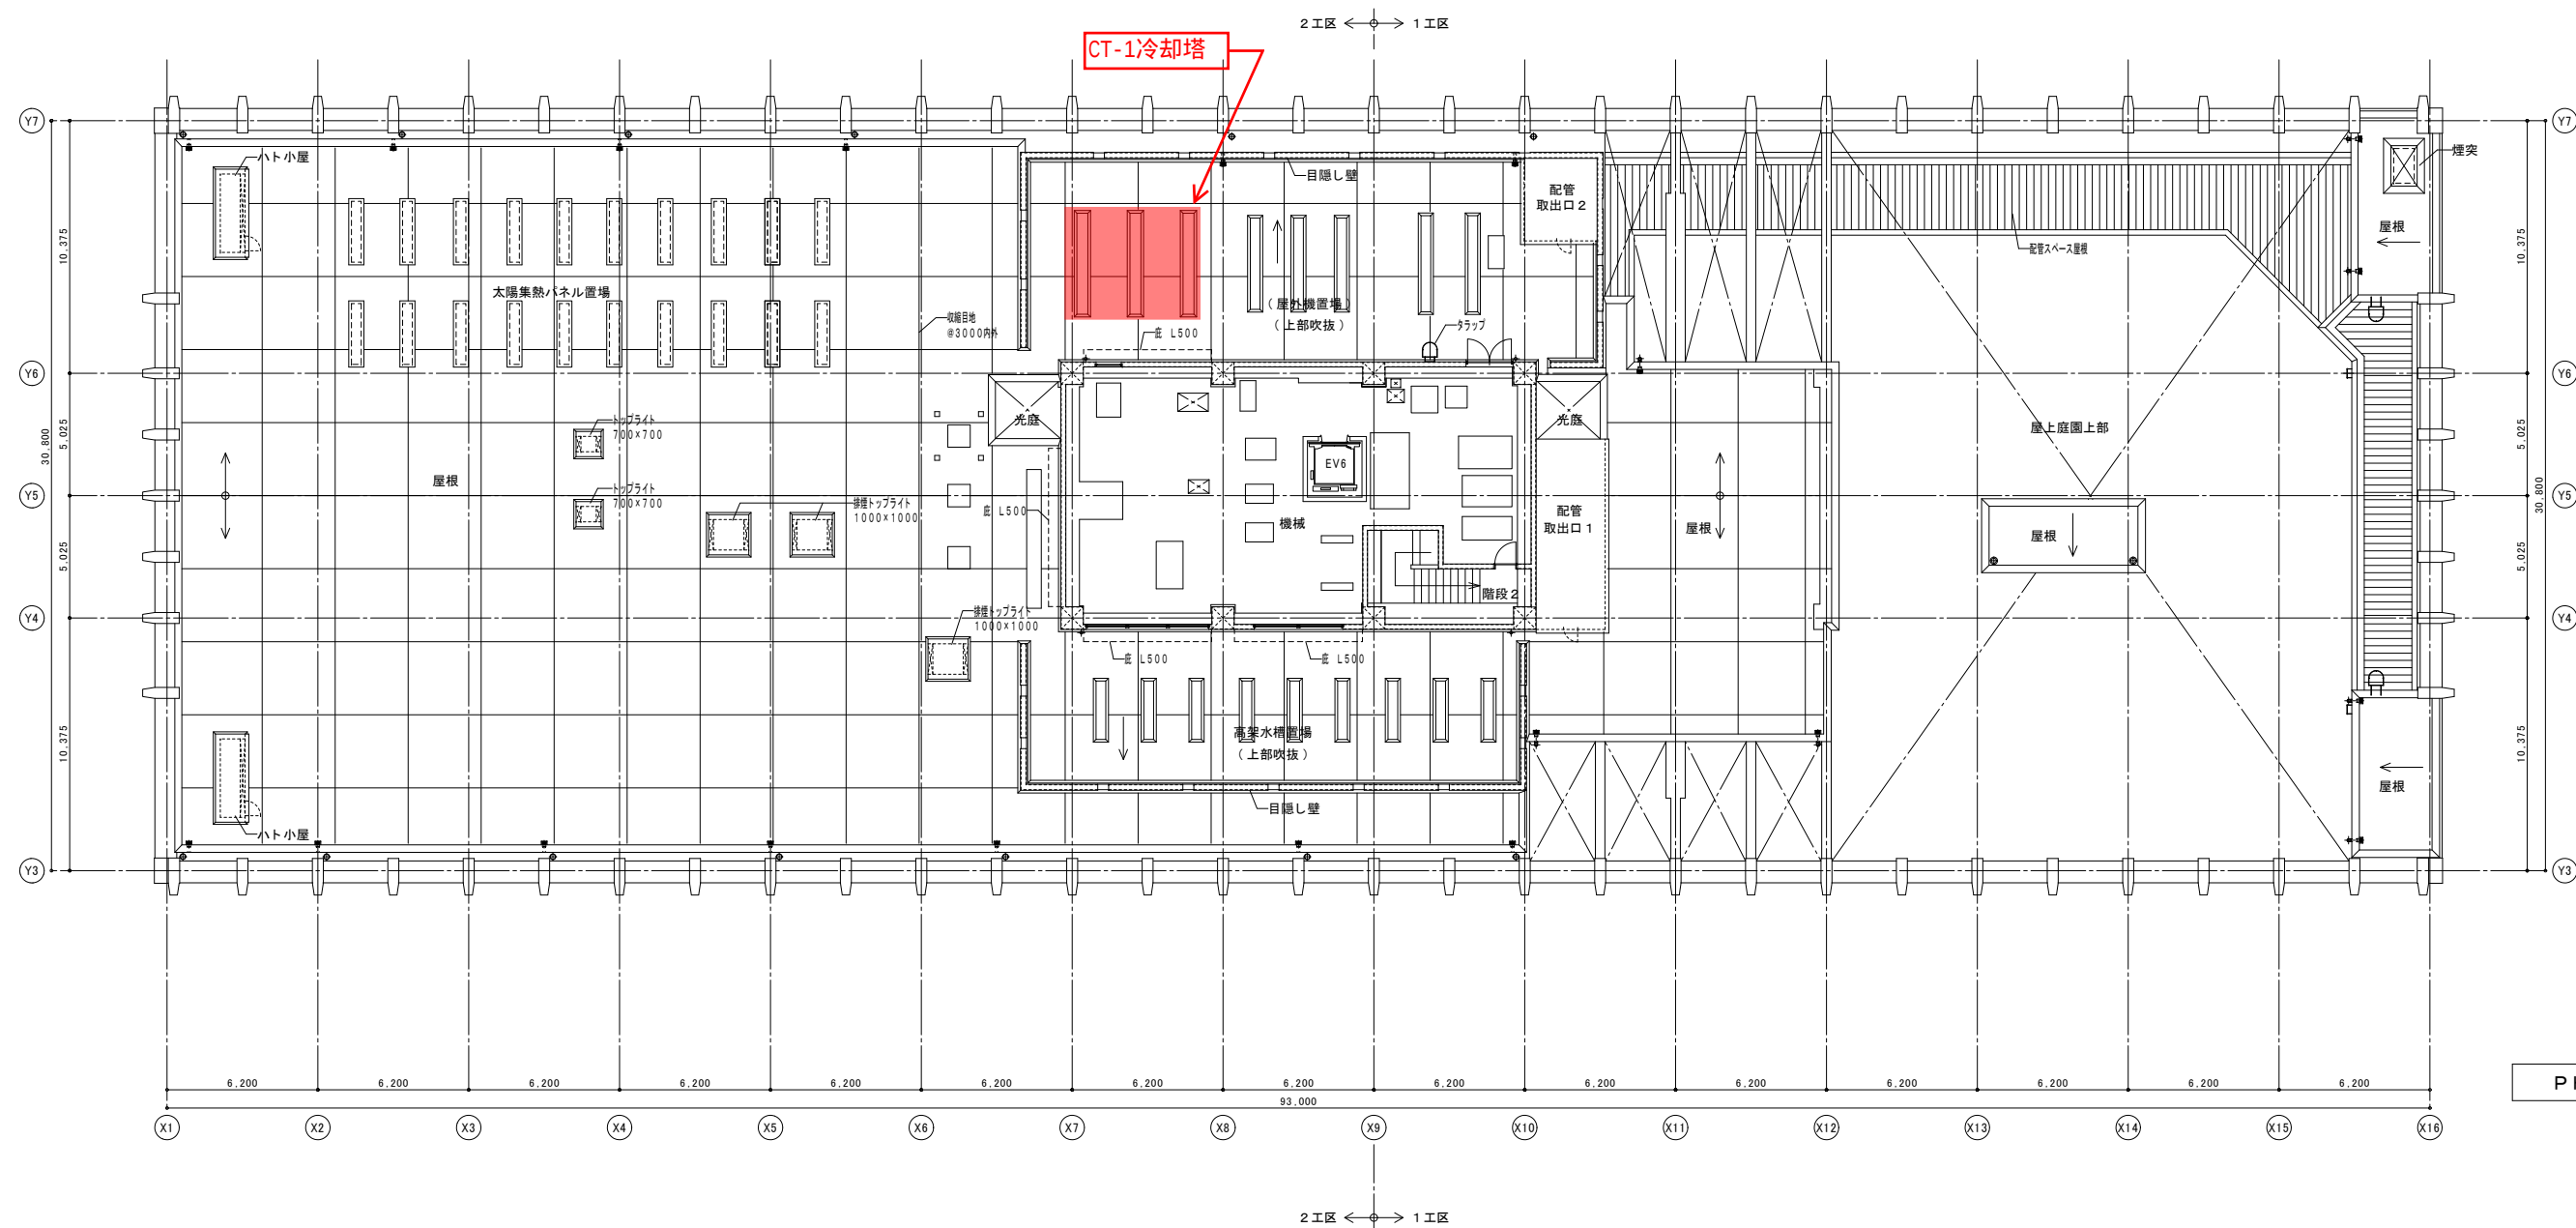


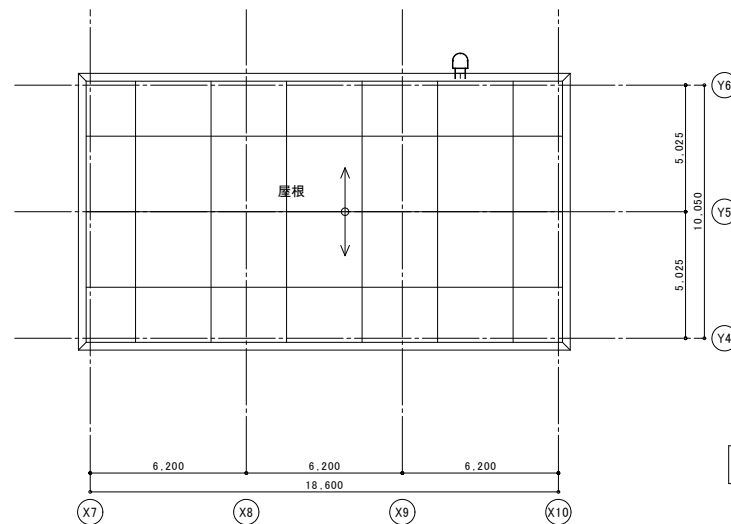

着工	平成 23年 3月 31日	完成図 意-039	施工者 建築 1工区	(株)國場組 (株)古波蔵組 大成土建(株) 特定建設工事共同企業体	施工者 建築 2工区	(株)國場組 (株)古波蔵組 大成土建(株) 特定建設工事共同企業体	設計者	山下・総合計画 設計共同企業体						代表 設計者	一級建築士 監215022号	藤田 衛 印	工事名称	沖縄県立新宮古病院施設整備工事 (建築工区)						図面名称	PH階・R階平面図				
竣工	平成 25年 2月 28日							代表者:(株)山下設計(東京都知事958号) 構成員:(株)総合計画設計(沖縄県知事114-1058号)						担当 設計者	一級建築士 監269381号	大屋三幸 印	工事場所	宮古島市平良字下里南原427番1						縮尺	A1 S:1/150 A3 S:1/300	図面番号	(通し番号)	A-39	
監理																													
施工	1区 2区													作成日						平成 年 月 日	検印	施主						沖縄県病院事業局	完成年度

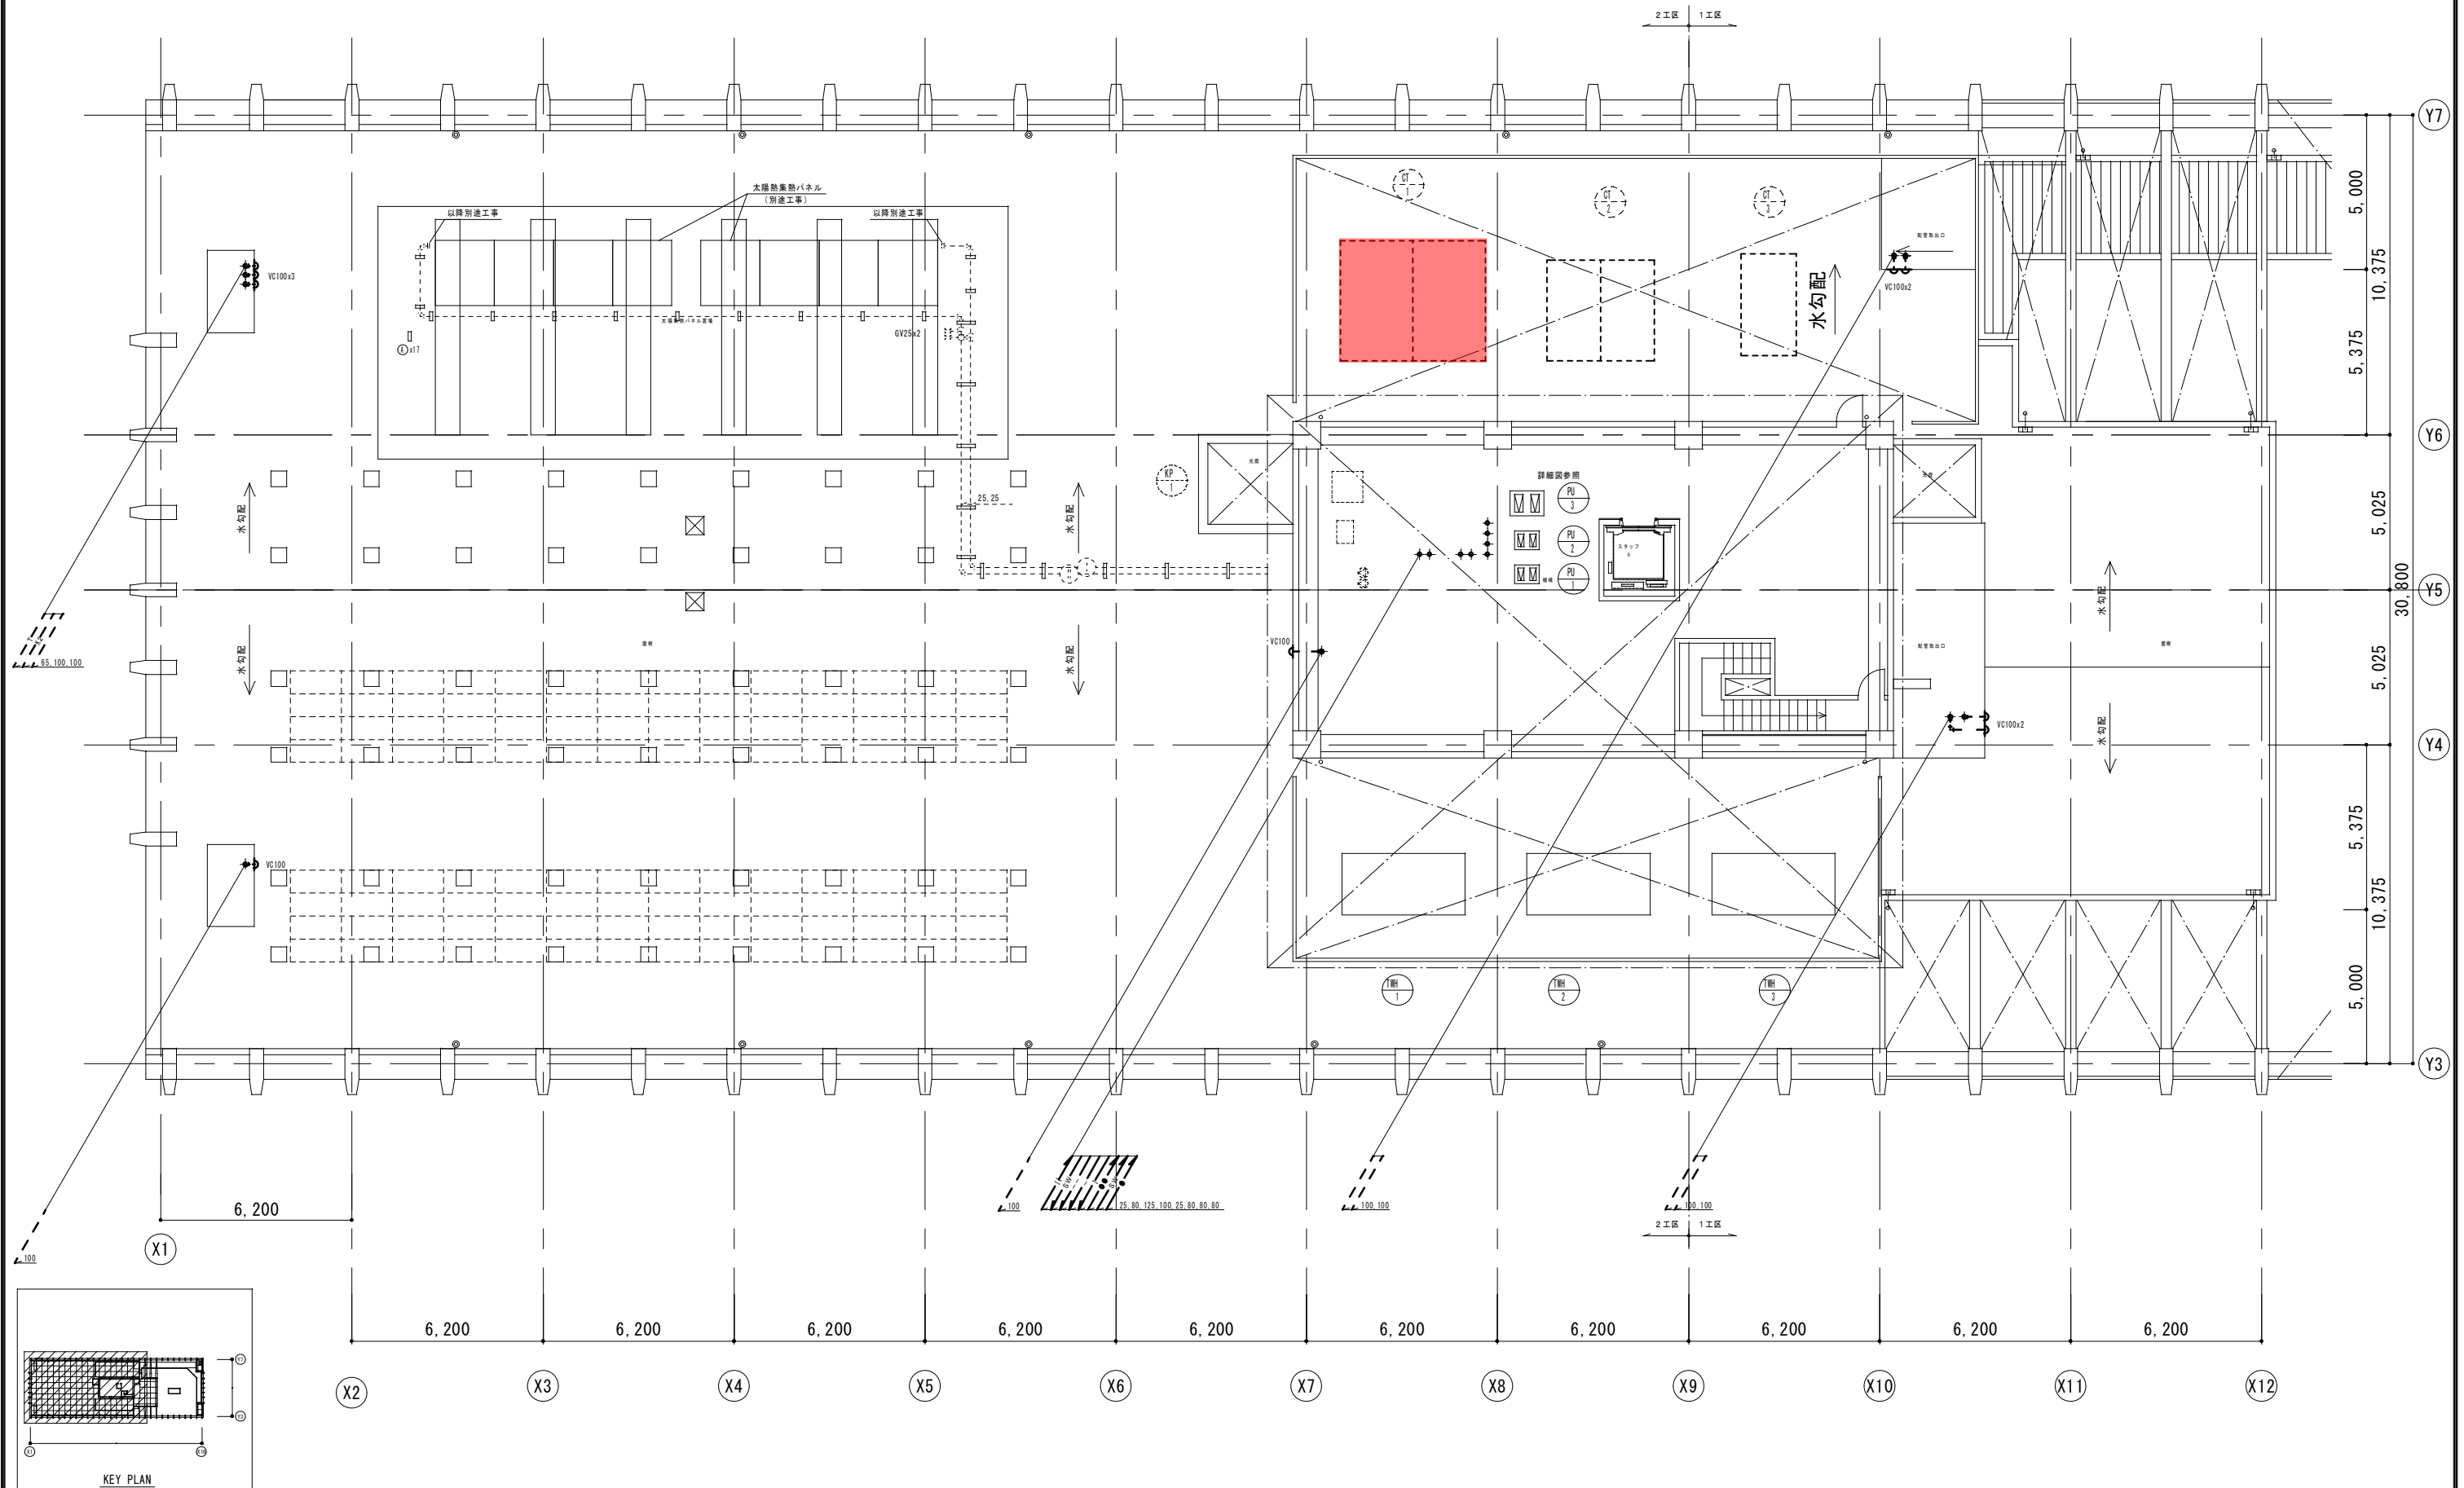

竣工 日 . 23 . 3 . 31 竣工 日 . 25 . 2 . 28		完成図 衛-49	施 工 者 衛生1工区	ヤ シ マ イ 業 (株) (株) 浦 城 産 業 (株) 永 山 組	特定建設工事共同企業体	施 工 者 衛生2工区	(株) テ ク ノ イ 業 沖 縄 環 境 企 画 (株) (有) 尚 伸 電 工	設計者 山下・総合計画 設計共同企業体 代表者: (株) 山 下 設 計 (東京都知事 000958 号) 構成員: (株) 総合計画設計 (沖縄県知事 114-1050 号)	代 表 設計者 一級建築士 第215022号 藤 田 衛 印 相 馬 設計者 一級建築士 第214148号 齊 藤 一彦 印	工事名称 沖縄県立新宮古病院施設整備工事 (衛生工区)	工事場所 宮古島市平良字下里南原42番1	図面名称 PH詳細平面図 [1,2工区]	縮尺 1/100 (A1) 1/200 (A3)	図面番号 (通し番号) P - 49 (種類番号) 7 - 21
監理 山下・総合計画 設計共同企業体														
施工 1工区	2工区													

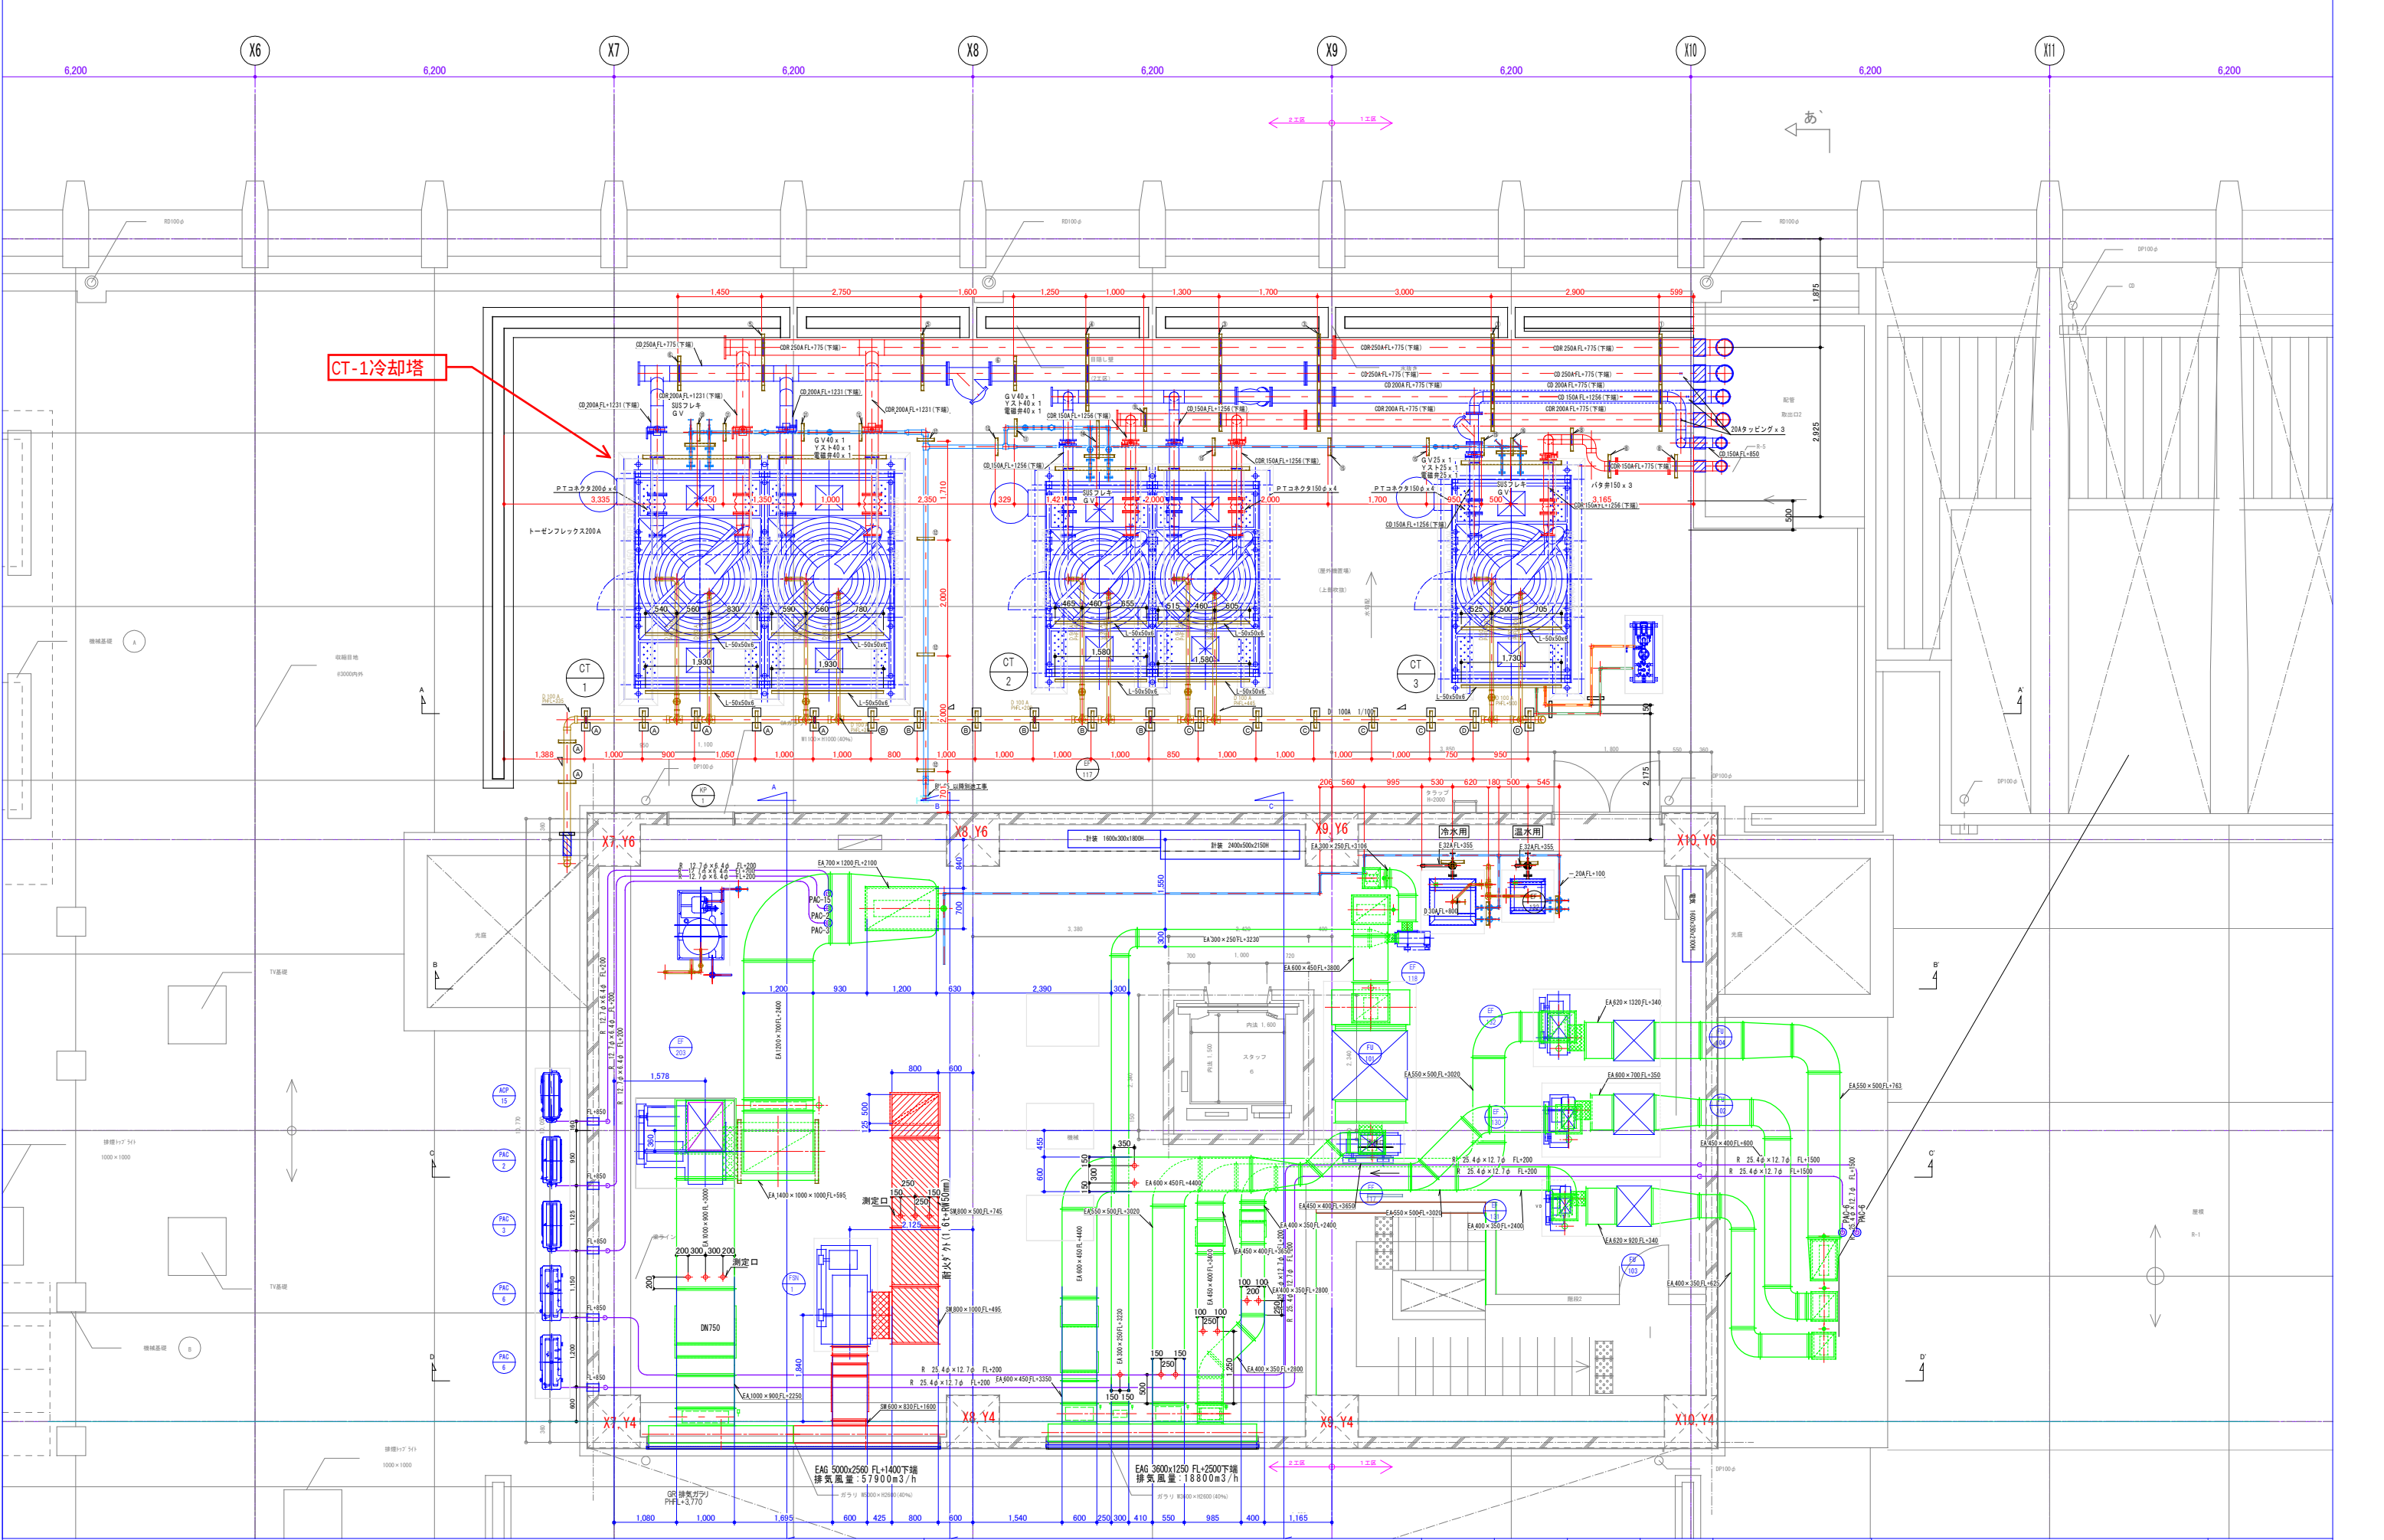

				管理技術者				指定技術者		担当技術者		現場代理人		設計提出日 平成 24 年 8 月 15 日		工事名 沖縄県立新宮古病院施設整備工事（空調2工区）		図面番号	
				沖縄水質改良㈱・㈱三星建設・ヤンマー沖縄㈱特定建設工事共同企業体										A1 S:1/50 A3 S:1/100		図面名 PH階 空調換気設備 機械室詳細図		M-41	
				〒906-0013 工事場所 沖縄県宮古島市平良下里南原427-1 TEL 0980-73-4391(事務所) 工事事務所 沖縄県宮古島市平良下里311-1 FAX 0980-73-4392(事務所)															